

Legende Brandschutztechnik

Feuerföschung, trocken

Legende Heizungstechnik

Vorlauf  
Rücklauf  
Angelegter Leitungverlauf  
im Fußboden

Legende Källetechnik

Vorlauf  
Rücklauf

Legende Medizinische Gase

Sauerstoff (zur BKE)  
Sauerstoff (zur BKE)  
Druckluft 5 bar (zur BKE)  
Druckluft 5 bar (zur BKE)  
Narkosegasleitung  
Entlüftung

Legende Sanitärtechnik

Schmutzwasserleitung  
Schmutzwassergründung  
Schmutzwasserdruckleitung  
Trinkwasser Kalt  
Trinkwasser Warm  
Trinkwasser Zuluß  
Regenwasserleitung  
Regenwasserdruckleitung  
Regenwassergründung

Legende Raumlufttechnik


Außerluft  
Zuluß  
Abluß  
Forßluft  
Umluft  
Pompe Verkleidung

ÄNDERUNGSVERFOLGUNG

Index	Datum	Änderung

PLANUNGSGRUNDLAGE:  
Stand Architektur: 2017-07-21, AIB\_NH2\_N\_L5\_ARC\_GR\_GEB\_U1\_XX\_11\_F  
Stand Brandschutzgutachter: 2016-06-26, AIB\_NH2\_N\_L5\_BSG\_GR\_GEB\_U1\_XX\_02\_V

AIB\_NH2 AIB\_NH2\_N\_L5\_HLS\_GR\_HAU\_U1\_01\_01\_F

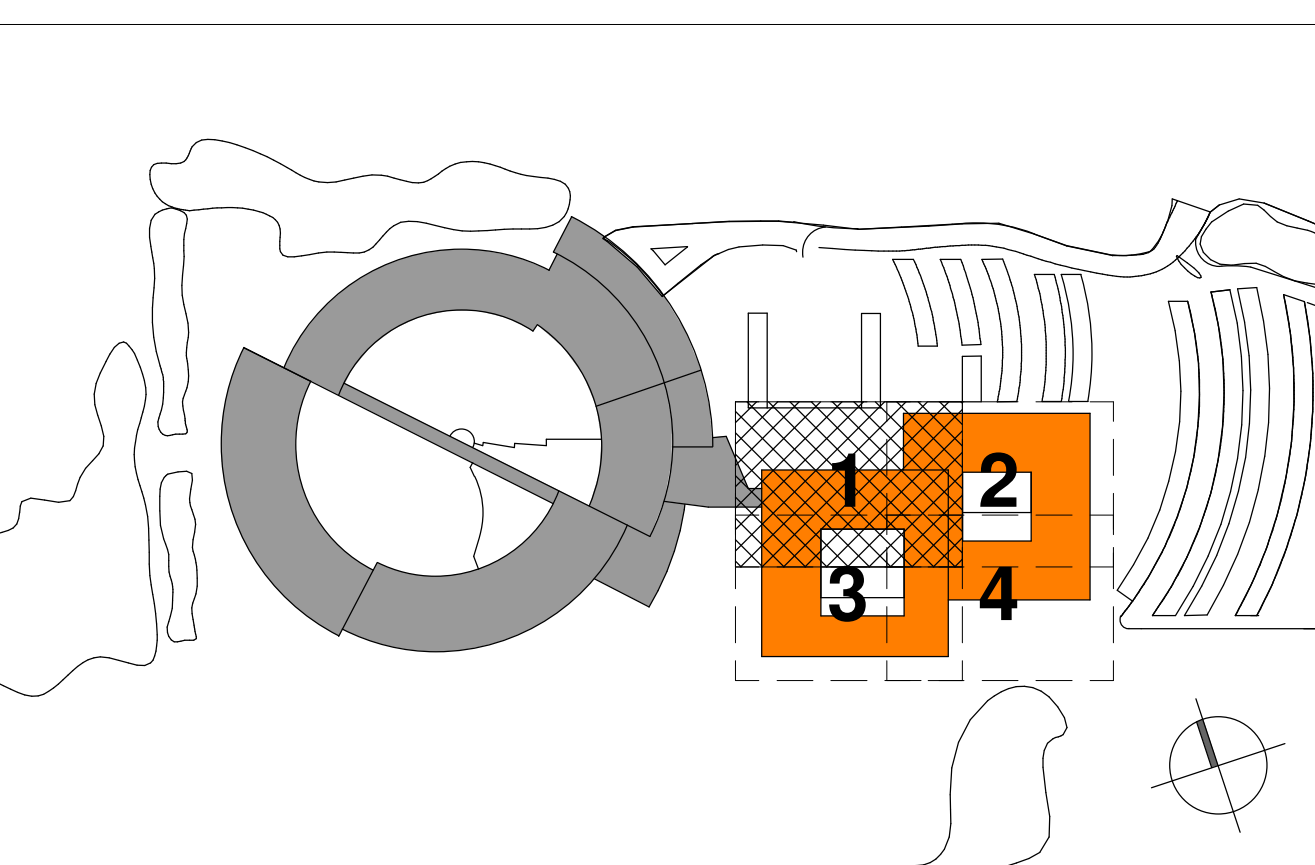

FLANNNUMMER:  
AIB\_NH2\_N\_L5\_HLS\_GR\_HAU\_U1\_01\_01\_F

AUSFÜHRUNGSPLAN

BAUHERR:  
SCHÖN KLINIK  
BAD AIBLING SE  
SEESTRASSE 5A  
83039 PRIEN AM CHEMSEE

BAUVORHABEN:  
SCHÖN KLINIK BAD AIBLING  
NEUBAU HAUS 2

FLANNNUMMER:  
NH2  
Koordinationsplan  
1. Untergeschoss  
Grundriss

ETAGE/ABSCHNITT:  
NH2  
Planstand:  
15-03-2018

WANDREIT:  
TK  
INDEX:  
01

PROJEKTHUMMER:  
1017  
MASSSTAB:  
1:50

WANDREIT:  
LG  
GEZEICHNET:  
LG