


- Legende Sanitärtechnik**
- Schmutzwasserleitung
 - Schmutzwasserdruckleitung
 - Schmutzwasserdruckleitung
 - Trinkwasser Kalt
 - Trinkwasser Warm
 - Trinkwasser Zirkulation
 - Regenwasserleitung
 - Regenwasserdruckleitung
 - Regenwasserdruckleitung
- Legende Raumlufttechnik**
- Außenluft
 - Zuluft
 - Abluft
 - Forluft
 - Umluft
 - Promat Verkleidung

ÄNDERUNGSVERFOLGUNG

Index	Datum	Änderung

PLANUNGSGRUNDLAGE:
Stand Architektur: 2016-09-26, AIB_NH2_N_L5_ARC, GR, GEB, U2_XX_05_V
Stand Brandschutzgutachter: 2017-03-02, AIB_NH2_N_L5_BSG, GR, GEB, U2_XX_03_V

AIB_NH2 AIB_NH2_N_L5_HLS_GR_HAU_U2_03_01_F

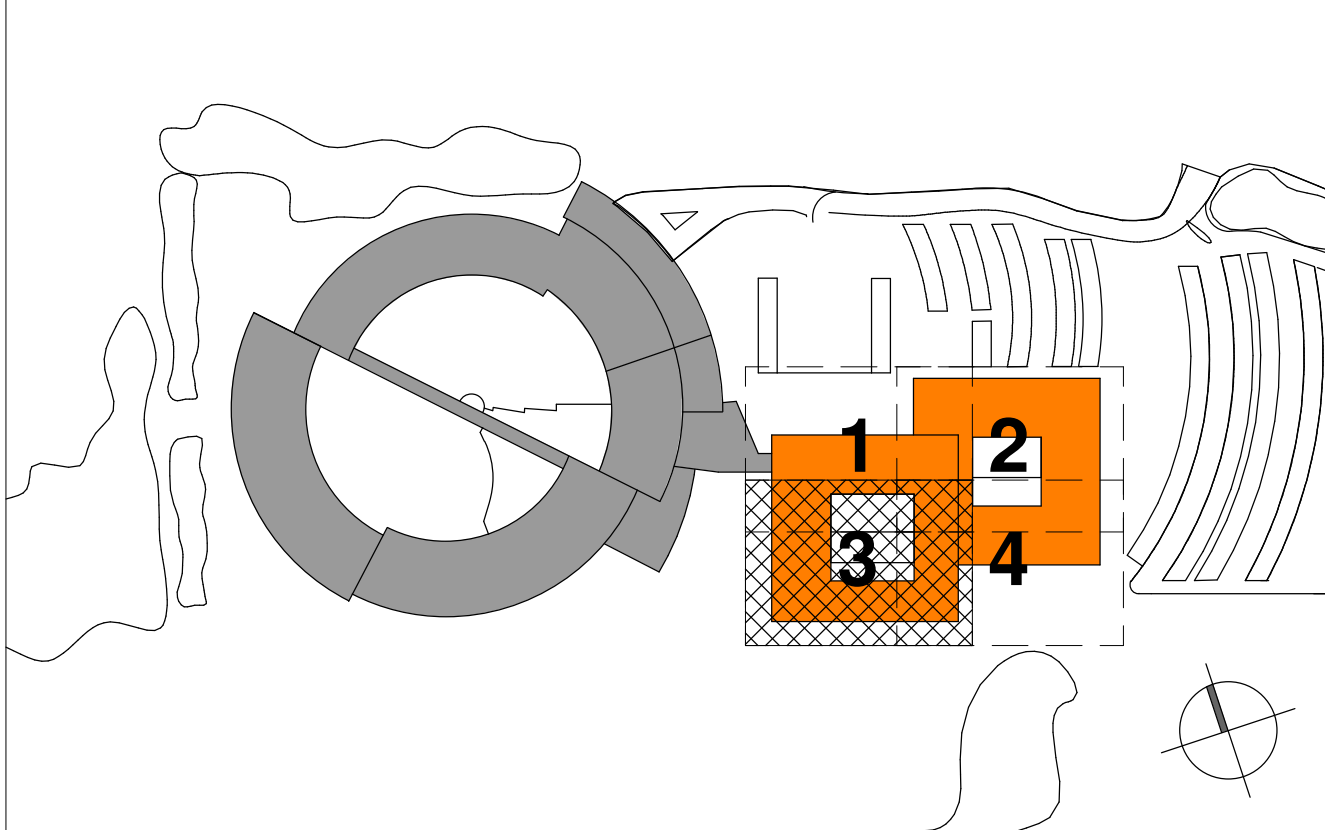

PLANNUMMER:
AIB_NH2_N_L5_HLS_GR_HAU_U2_03_01_F

AUSFÜHRUNGSPLAN

BAUHERR: SCHÖN KLINIK BAD ABLING SE 800 KG SEESTRASSE 5A 83039 PRIEN AM CHEMSEE	GEWÖNN: TK INDEX 01
BAUVORHABEN: SCHÖN KLINIK BAD ABLING NEUBAU HAUS 2	PROJEKTNUMMER: 1017 MASSSTAB: 1:50
PLANNUMMER: Koordinationsplan 2. Untergeschoss Grundriss	ETAGE/ABSCHNITT: NH2 Planstand: 15-03-2018
	KONTROLLIERT: LG GEZEICHNET: LG