



Ansicht A

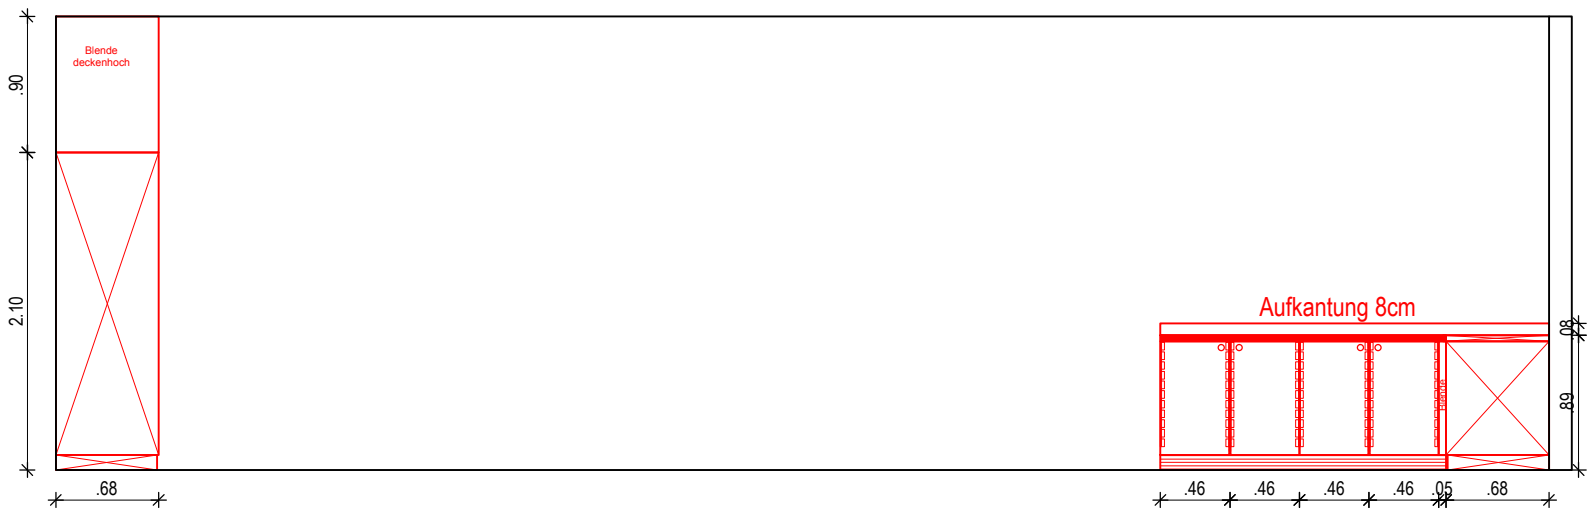

Grundriss

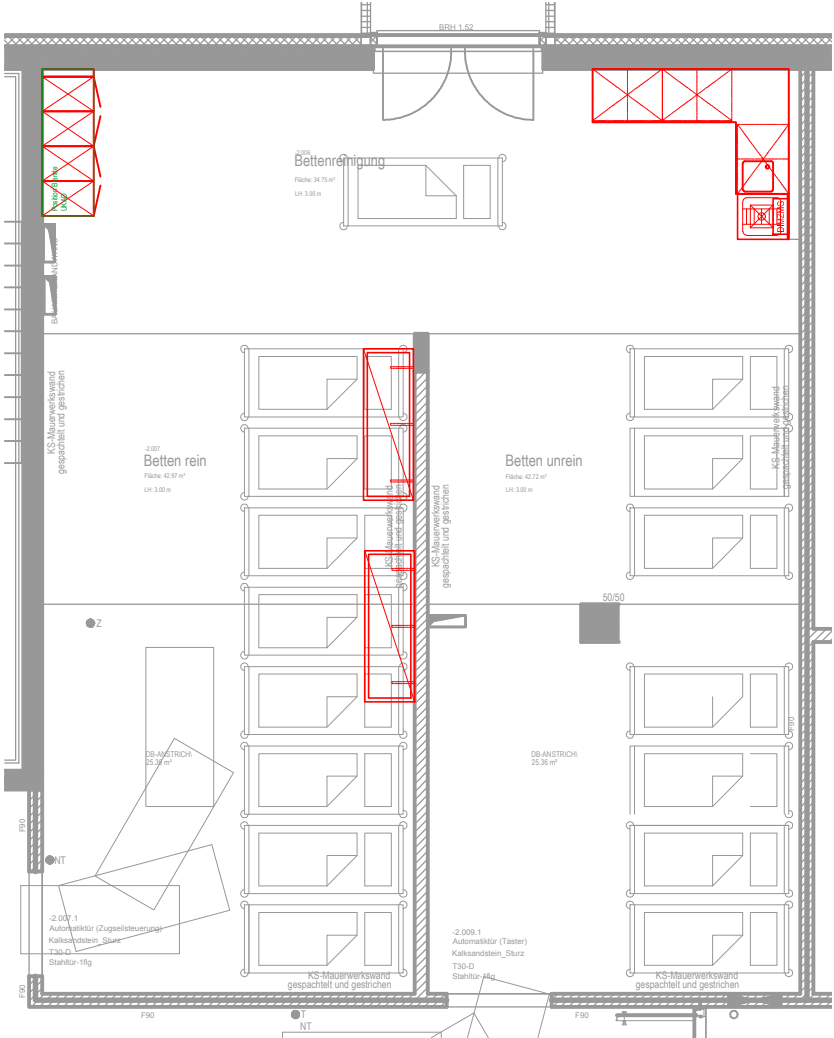

Hinweise zur Legende:

- die Legende beinhaltet die üblichsten technischen Anschlüsse, diese müssen nicht zwangsläufig im Plan enthalten sein.
- Eine vollständige Legende mit allen technischen Anschlüssen wird als separates Blatt zur Verfügung gestellt.

rot: Festeinbauten blau: bewegliches Gerät und Mobiliar grün: Deckeneinbauten

Legende Medizintechnik

- | | |
|---|----------------------------------|
| E00 Schukosteckdose, 230 V | N00 EDV-Anschlusspunkt |
| E01 Schukosteckdose, 230 V, mit SV-Berechtigung | N20 Anschluss Gebäudeleittechnik |
| E02 Schukosteckdose, 230 V, mit BSV-Berechtigung | |
| E10 CEE-Steckdose, 230 V | M01 Druckluft medizinisch 5 bar |
| E20 freies Kabelende, 230 V | M20 Vakuum |
| E30 CEE-Steckdose, 400 V | M31 Sauerstoff medizinisch |
| E70 Schalter | M81 Narkosegasabsaugung |
| E80 Potentialausgleich-Anschluss freies Kabelende | |
| E81 Potentialausgleich-Dose | S00 Kalt-Wasser |
| E85 Einspeisepunkt | S10 Warm-Wasser |
| | S52 Abwasser DN 50 |
| | S54 Abwasser DN 100 |

TEAMPLAN

Planen und Beraten
Gesundheitseinrichtungen
Forschung-, Laborbauten

Heerweg 8
72070 Tübingen
Telefon: 07071-977-0 kontakt@teamplan.de
Telefax: 07071-977-160 www.teamplan.de

Plannummer:
MT-WA-1268-UG2_006

Projekt:
SCHÖN-KLINIK BAD AIBLING
Neubau Haus 2
Medizin- und Labortechnik
Lph 5 - Ausführungsplanung

Planinhalt:
Bettenreinigung -2.006

Ebene / Bauteil / Bereich:
U2

Maßstab:
1:50

Plantyp:
Wandansicht A

Teilplan:
1/2

Planstatus:
Ausführungsplanung


Alle Maße sind am Bau zu prüfen!
Keine Bauausführungszeichnung!

Architekturvorgabe:
Grundriss
20.06.2016

Deckenspiegel

Wandansicht


Ansicht B

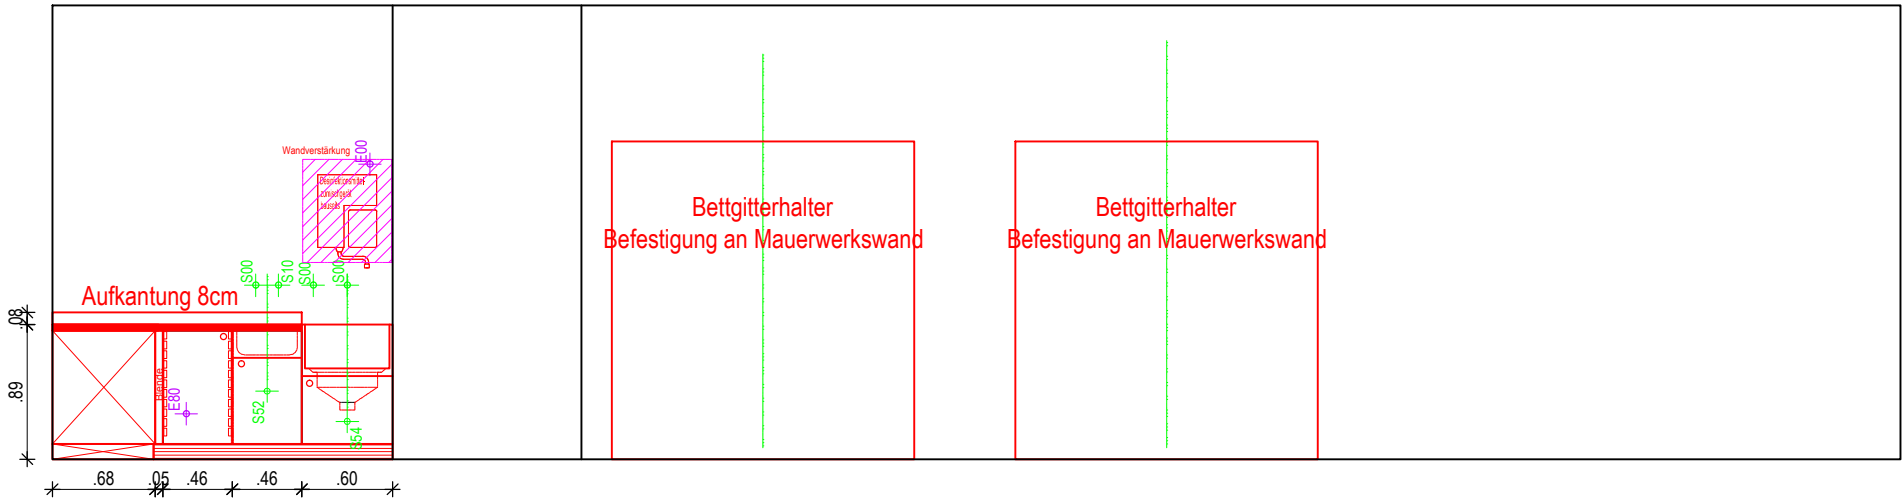

Ansicht D



Grundriss

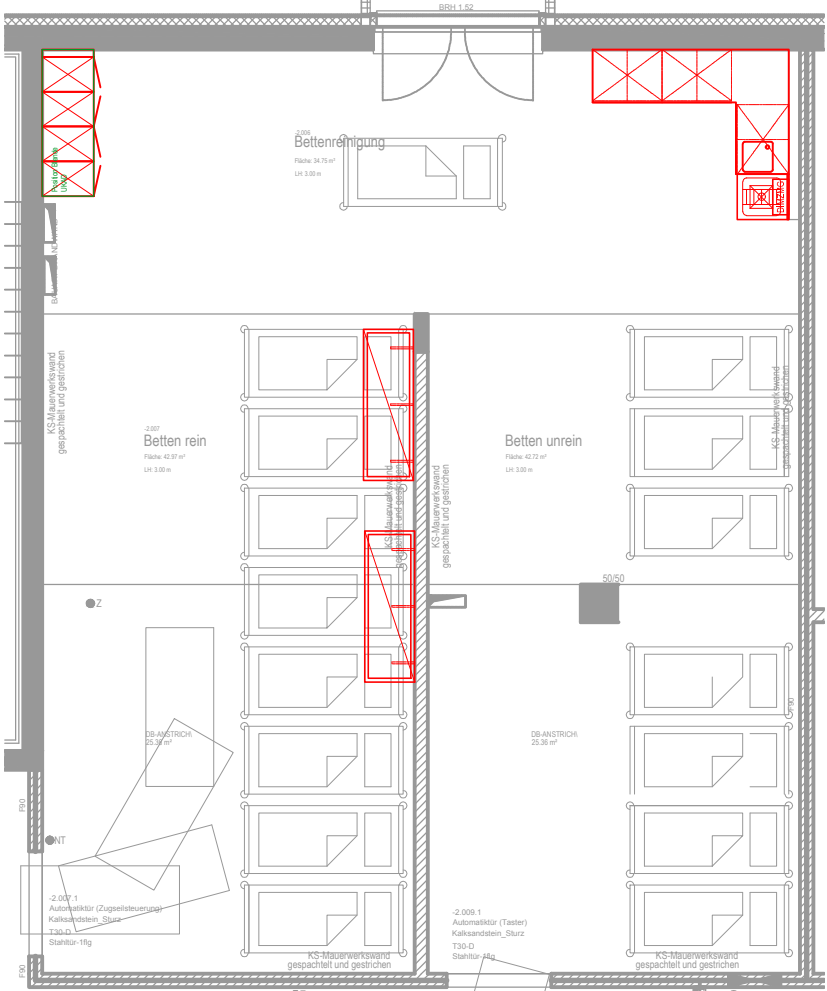

Hinweise zur Legende:

- die Legende beinhaltet die üblichsten technischen Anschlüsse, diese müssen nicht zwangsläufig im Plan enthalten sein.
- Eine vollständige Legende mit allen technischen Anschlüssen wird als separates Blatt zur Verfügung gestellt.

rot: Festeinbauten blau: bewegliches Gerät und Mobiliar grün: Deckeneinbauten

Legende Medizintechnik

- | | |
|---|----------------------------------|
| E00 Schukosteckdose, 230 V | N00 EDV-Anschlusspunkt |
| E01 Schukosteckdose, 230 V, mit SV-Berechtigung | N20 Anschluss Gebäudeleittechnik |
| E02 Schukosteckdose, 230 V, mit BSV-Berechtigung | |
| E10 CEE-Steckdose, 230 V | M01 Druckluft medizinisch 5 bar |
| E20 freies Kabelende, 230 V | M20 Vakuum |
| E30 CEE-Steckdose, 400 V | M31 Sauerstoff medizinisch |
| E70 Schalter | M81 Narkosegasabsaugung |
| E80 Potentialausgleich-Anschluss freies Kabelende | |
| E81 Potentialausgleich-Dose | S00 Kalt-Wasser |
| E85 Einspeisepunkt | S10 Warm-Wasser |
| | S52 Abwasser DN 50 |
| | S54 Abwasser DN 100 |

TEAMPLAN

Planen und Beraten
Gesundheitseinrichtungen
Forschung-, Laborbauten

Heerweg 8
72070 Tübingen
Telefon: 07071-977-0 kontakt@teamplan.de
Telefax: 07071-977-160 www.teamplan.de

Plannummer:
MT-WA-1268-UG2_006

Projekt:
SCHÖN-KLINIK BAD AIBLING
Neubau Haus 2
Medizin- und Labortechnik
Lph 5 - Ausführungsplanung

Planinhalt:
Bettenreinigung -2.006

Architekturvorgabe:
Grundriss
20.06.2016

Deckenspiegel

Wandansicht